


附件1

林科院2号箱变房至种质资源圃水泵房供电线路建设项目工程量清单

序号	项目名称	型号规格	单位	工程量
1	水泥杆基础开挖		m ³	27.36
2	变压器	1.利旧	台	1
3	架空线路1	1.JKLYJ-10-70绝缘导线	m	500
4	架空线路2	1.JKLYJ-10-120绝缘导线	m	1500
5	锥形水泥杆	1.φ190*12米	基	10
6	底盘	1.DP6	块	10
7	卡盘	1.KP8,含卡盘U型抱箍	块	10
8	横担	1.∠75*8*1500	块	10
9	U型抱箍	1.U16-190,含双螺帽、配二平垫一弹簧垫	块	10
10	柱式绝缘子	1.线路柱式瓷绝缘子,R3ET105N,120,224,300	只	40
11	杆号牌		面	10
12	调试费		项	1
13	新增变频控制柜		台	3
14	原架设电缆拆除及转运		米	3520

林科院2号箱变房至种质资源圃水泵房供电线路建设项目

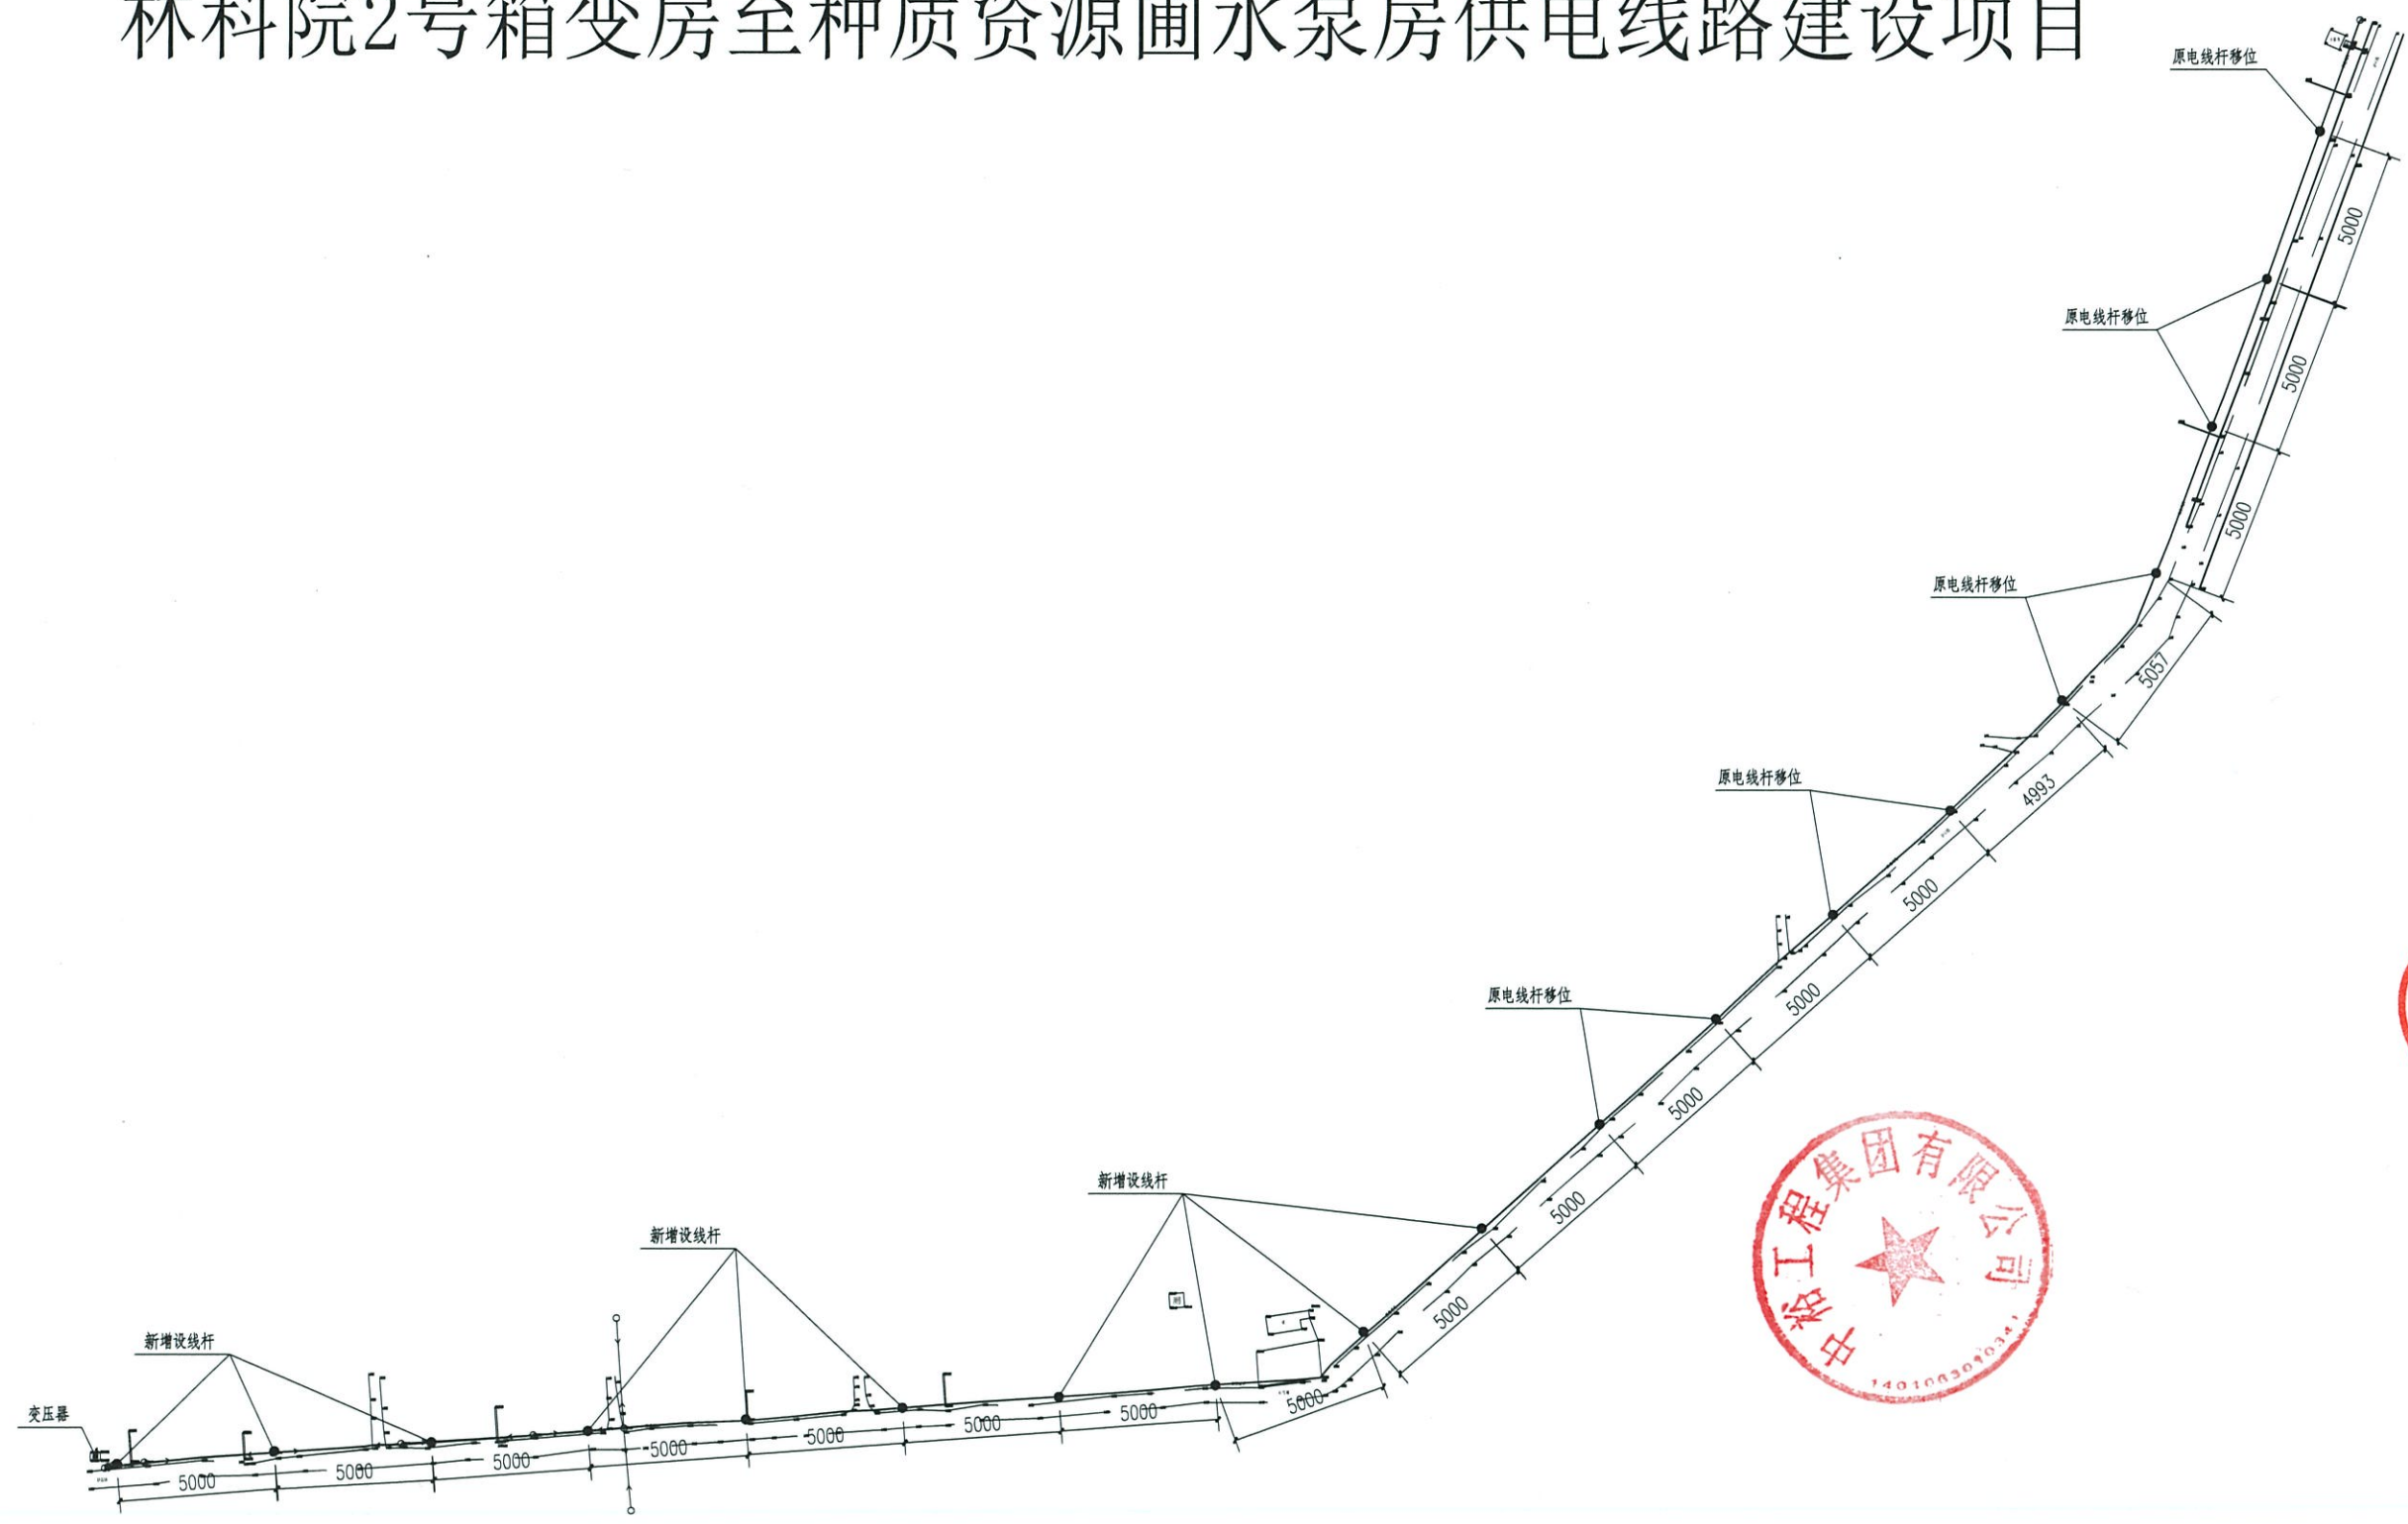



中裕工程集团有限公司
Zhongyu Engineering Group Co., Ltd.

证书编号: A114013968
证书编号: A214013965

建筑行业(建筑工程)甲级
电力行业(风力发电)专业甲级
风景园林工程设计专项甲级
环境工程设计专项(水污染防治工程)甲级
煤炭行业(矿井)专业乙级
化工石化医药行业乙级
电力行业乙级 冶金行业乙级
机械行业(通用设备制造业工程)专业乙级
商务粮行业(成品油储运工程)专业乙级
轻纺行业(制盐及盐化工程、化纤工程)专业乙级
建材行业(新型建筑材料工程)专业乙级
公路行业(公路)专业丙级
市政行业乙级
农林行业(农业工程)乙级
农林行业(农业综合开发生态工程)专业乙级
环境工程(固体废物处理处置工程)专项乙级
煤炭行业(选煤厂)专业乙级
建材行业(非金属矿及原料制备工程)专业乙级

建设单位:

工程名称: 林科院2号箱变房至种质资源圃水泵房供电线路建设项目

图 名: 场区新增线杆布置平面图

设计编号:

	姓名	签名
项目负责人		
专业负责人	尹锦程	尹锦程
设计	刘超	刘超
校对	胡振平	胡振平
审核	尹锦程	尹锦程
图号	电施-01	
专业	电 气	
日期	2025.07	